


楠山・横須賀建築関連業務特定共同企業体
 一級建築士登録第228646 藤部 力啓

縮尺 A1=1:100
 A3=1:200
 図面年月日

工事名称 糸魚川市健康づくりセンター屋内プール増築（機械設備）工事
 図面名称 給排水衛生設備 1階平面図

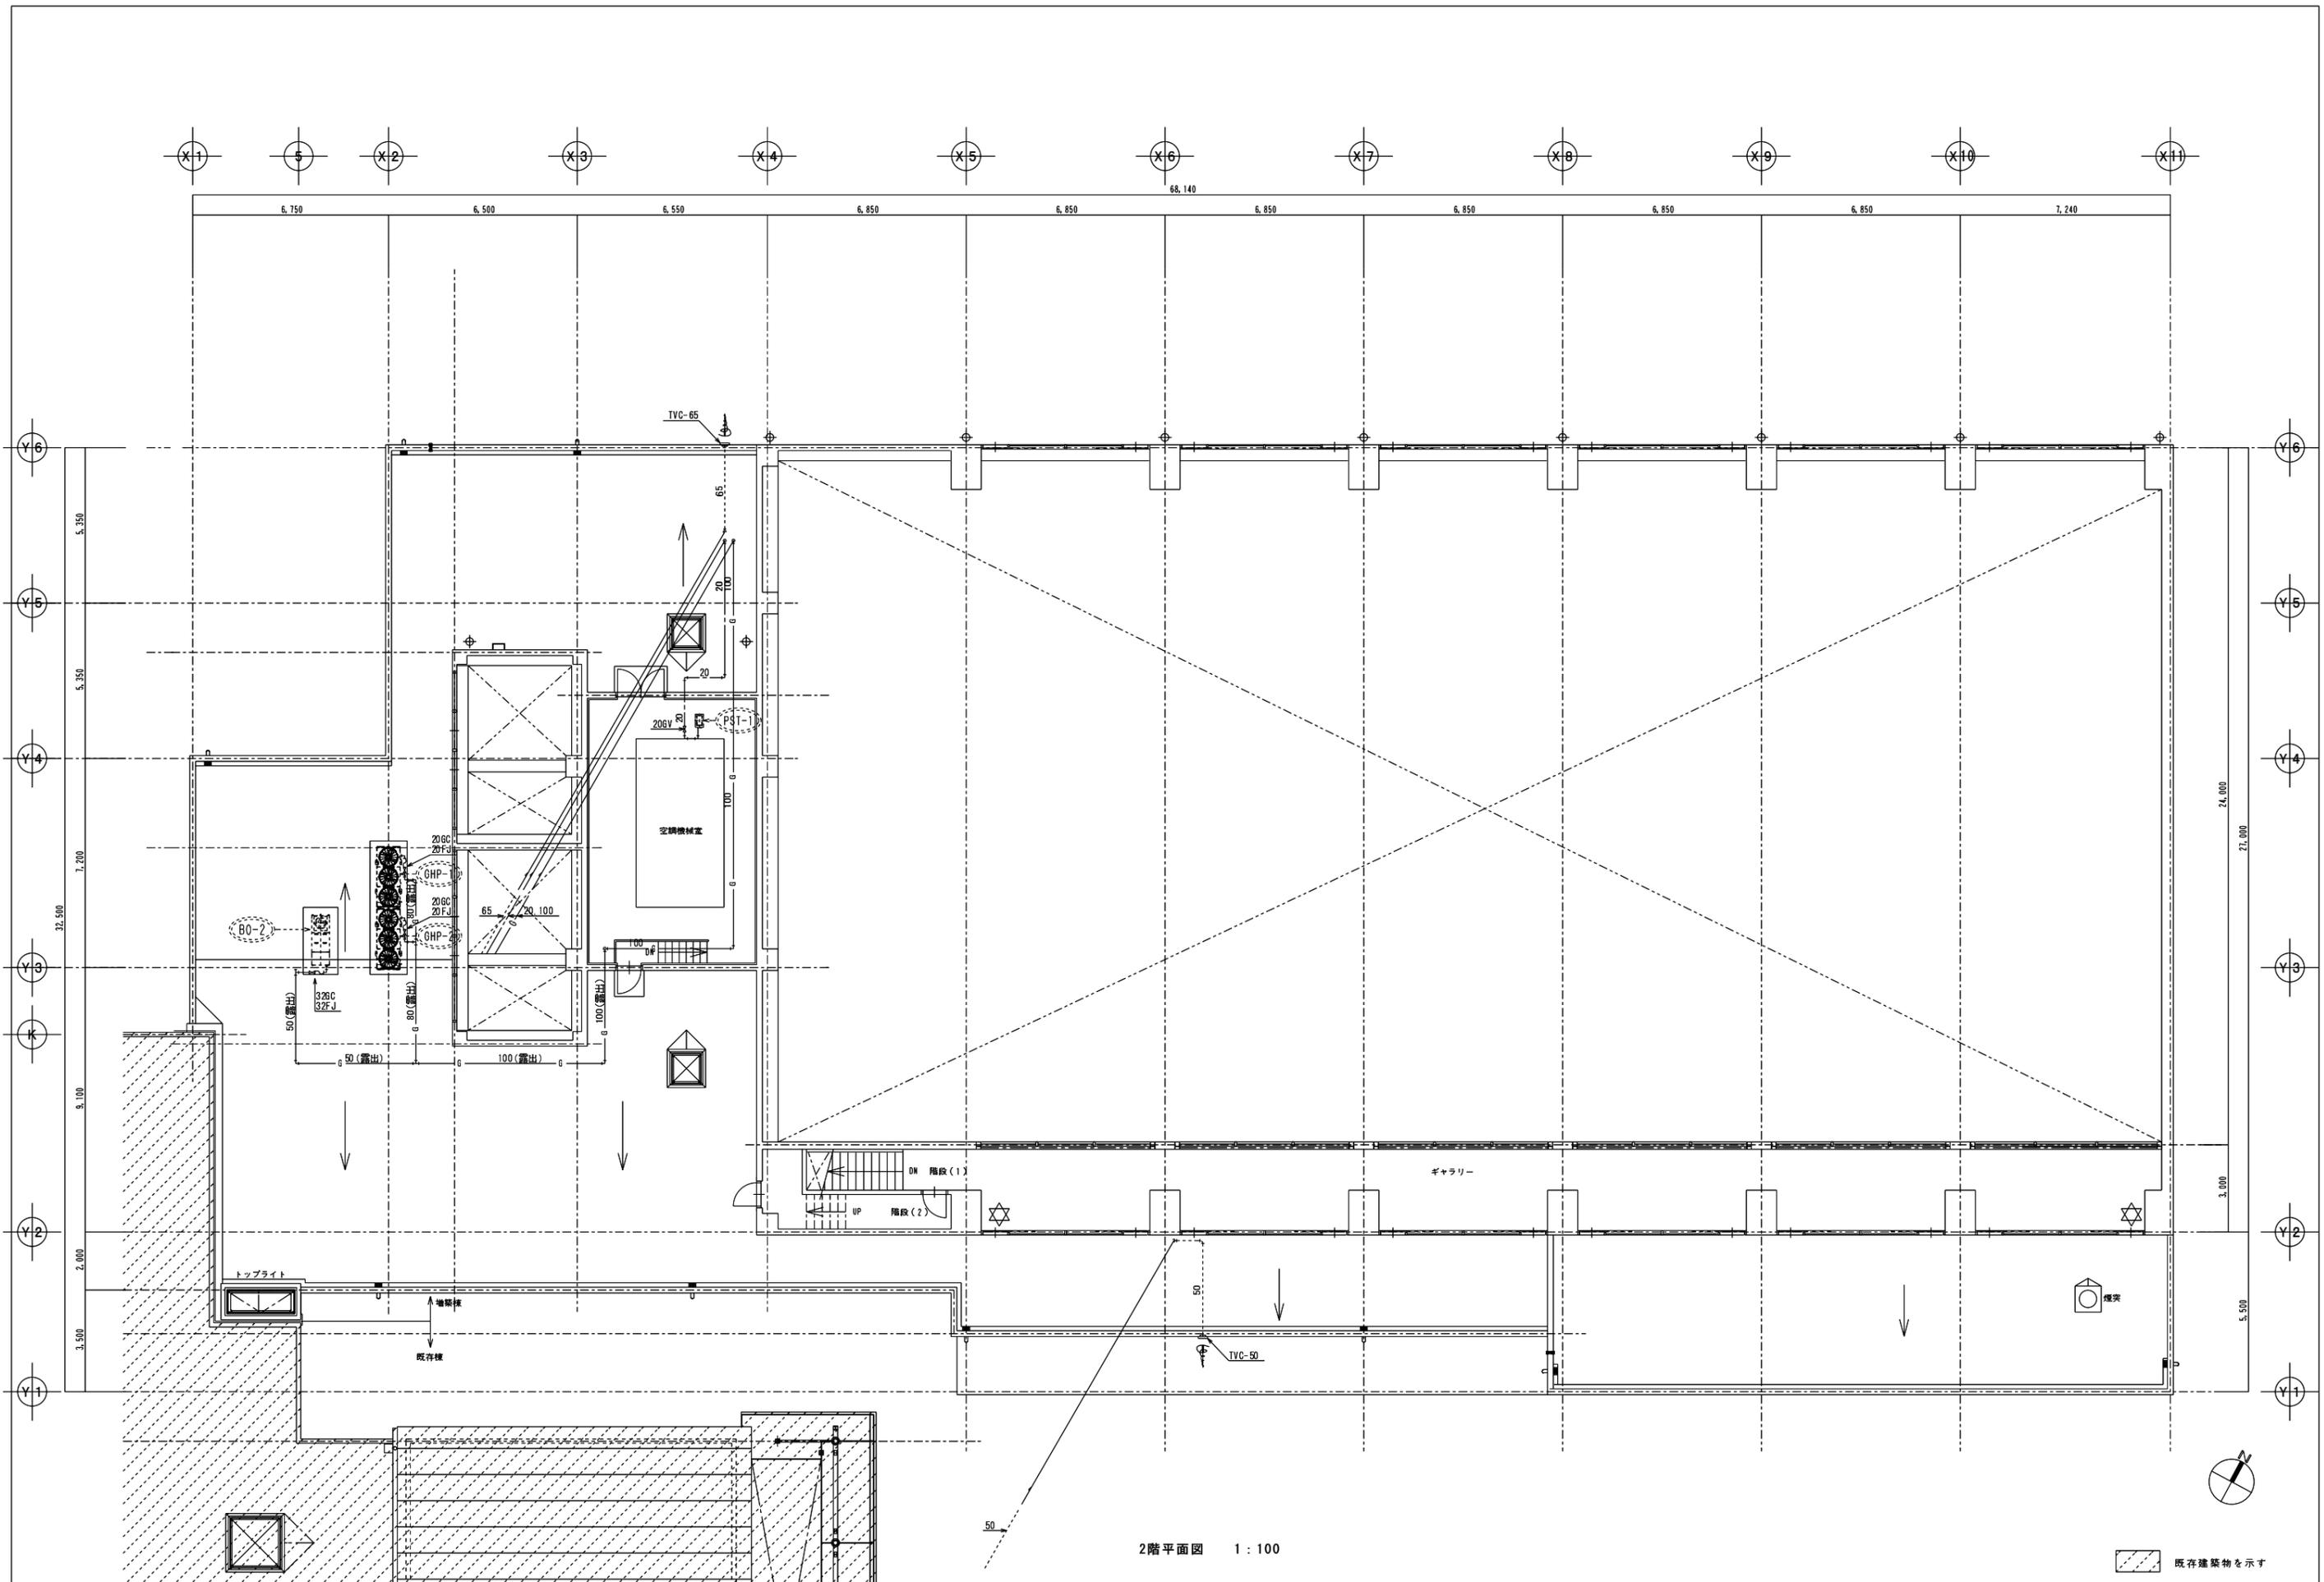

楠山・横須賀建築関連業務特定共同企業体
 一級建築士登録第228646 職部 力啓

承認	設計	図章	縮尺
			A1=1:100 A3=1:200
			設計年月日

工事名称 糸魚川市健康づくりセンター屋内プール増築（機械設備）工事
 図面名称 給排水衛生設備 2階平面図

