



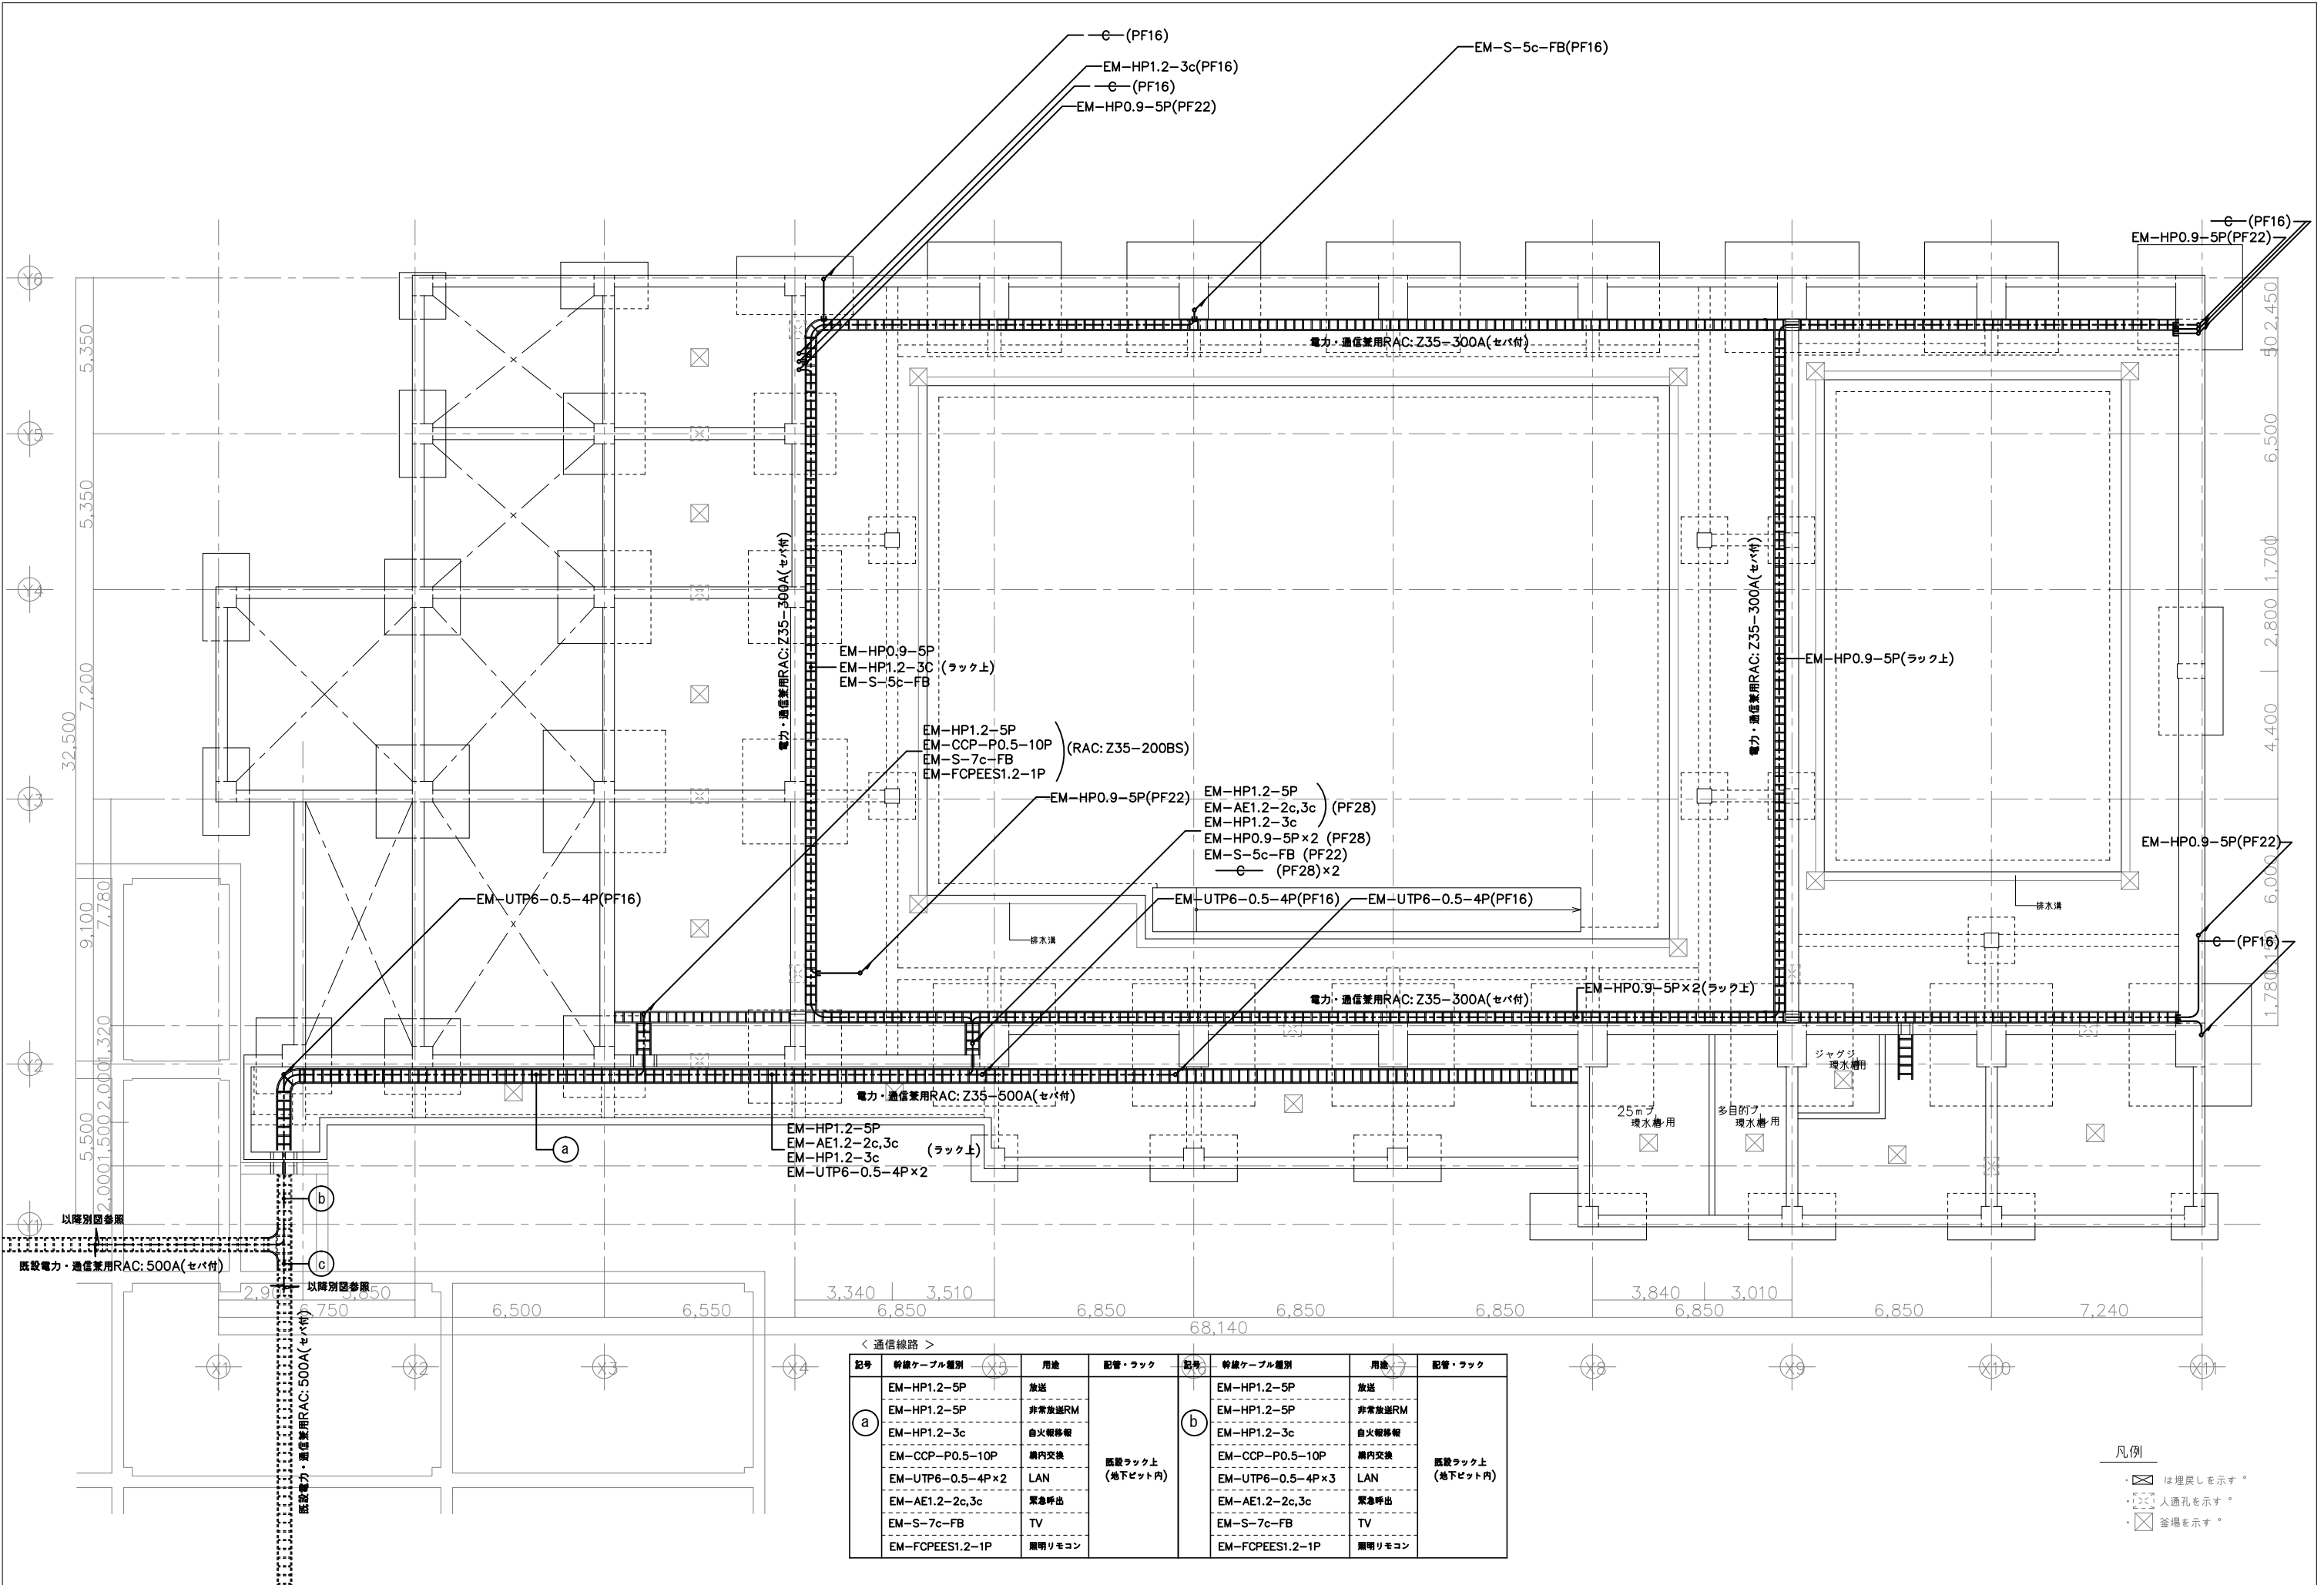


< 通信線路 >							
記号	幹線ケーブル種別	用途	配管・ラック	記号	幹線ケーブル種別	用途	配管・ラック
a	EM-HP1.2-5P	放送	既設ラック上 (地下ピット内)	b	EM-HP1.2-5P	放送	既設ラック上 (地下ピット内)
	EM-HP1.2-5P	非常放送RM			EM-HP1.2-5P	非常放送RM	
	EM-HP1.2-3c	自火報警機			EM-HP1.2-3c	自火報警機	
	EM-CCP-P0.5-10P	案内交換			EM-CCP-P0.5-10P	案内交換	
	EM-UTP6-0.5-4P x 2	LAN			EM-UTP6-0.5-4P x 3	LAN	
	EM-AE1.2-2c,3c	緊急呼出			EM-AE1.2-2c,3c	緊急呼出	
	EM-S-7c-FB	TV			EM-S-7c-FB	TV	
	EM-FCPEES1.2-1P	照明リモコン			EM-FCPEES1.2-1P	照明リモコン	

- 凡例
- は埋戻しを示す。
 - 人通孔を示す。
 - 釜場を示す。

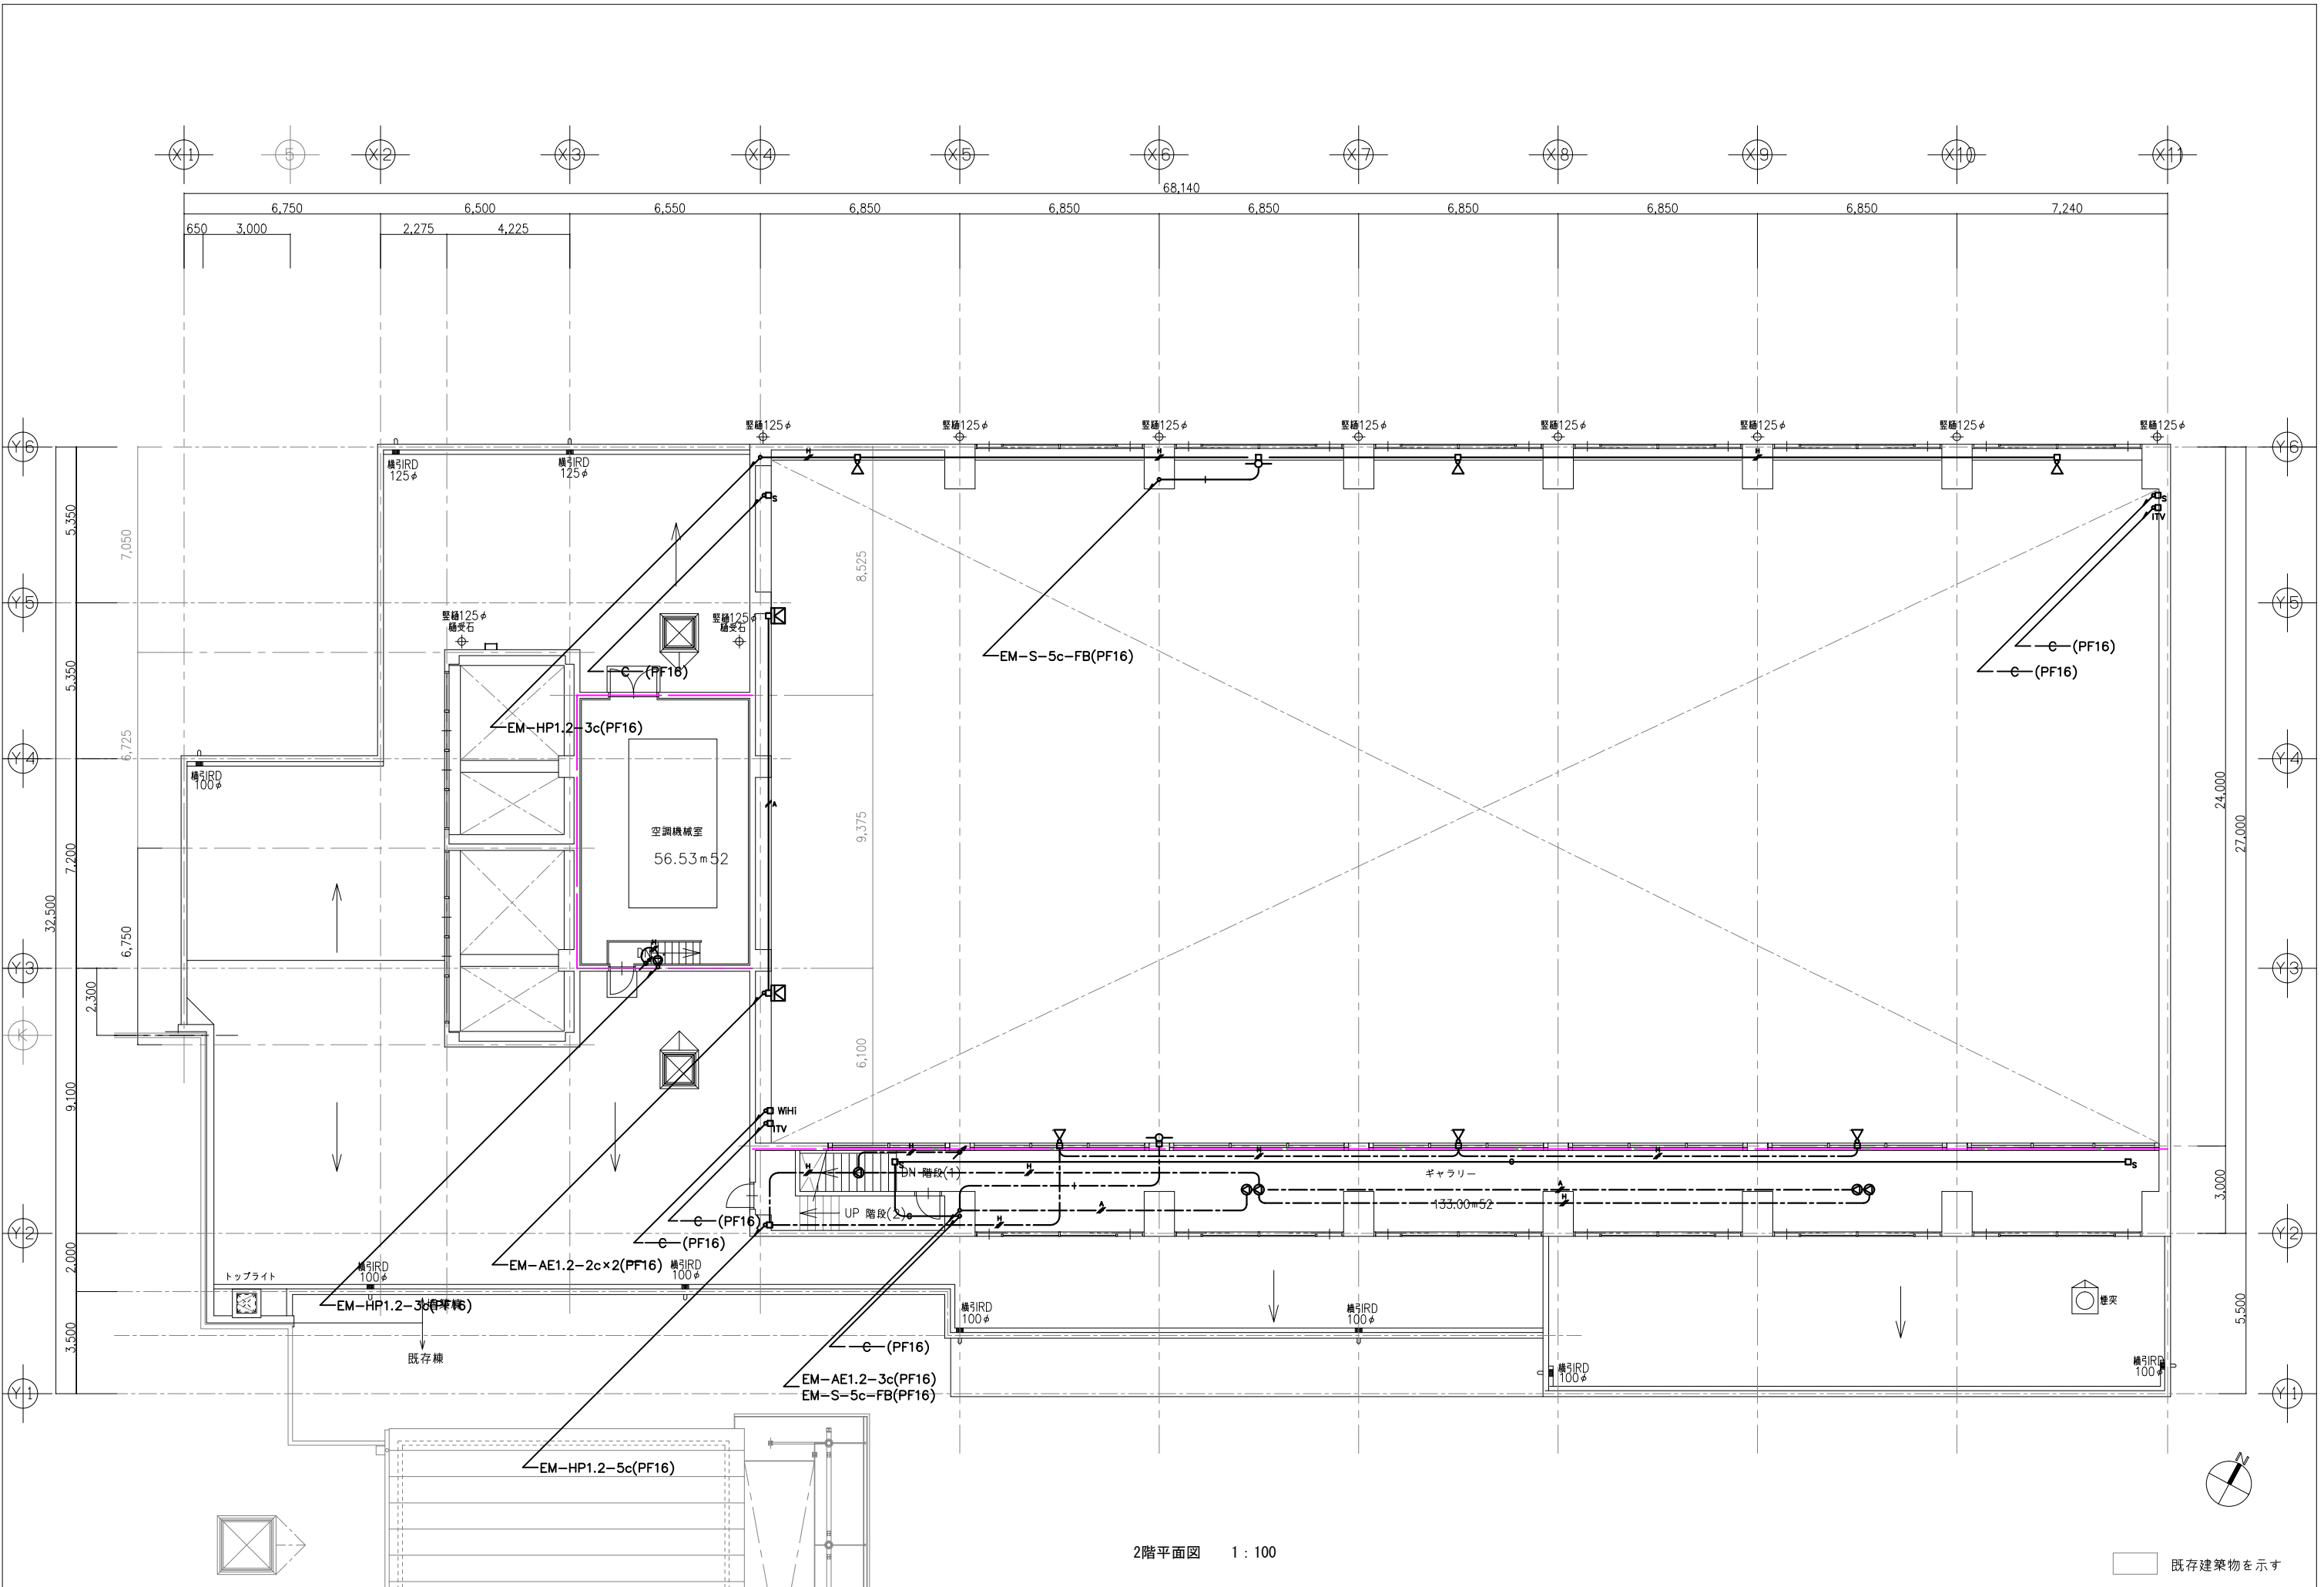


2階平面図 1 : 100

既存建築物を示す

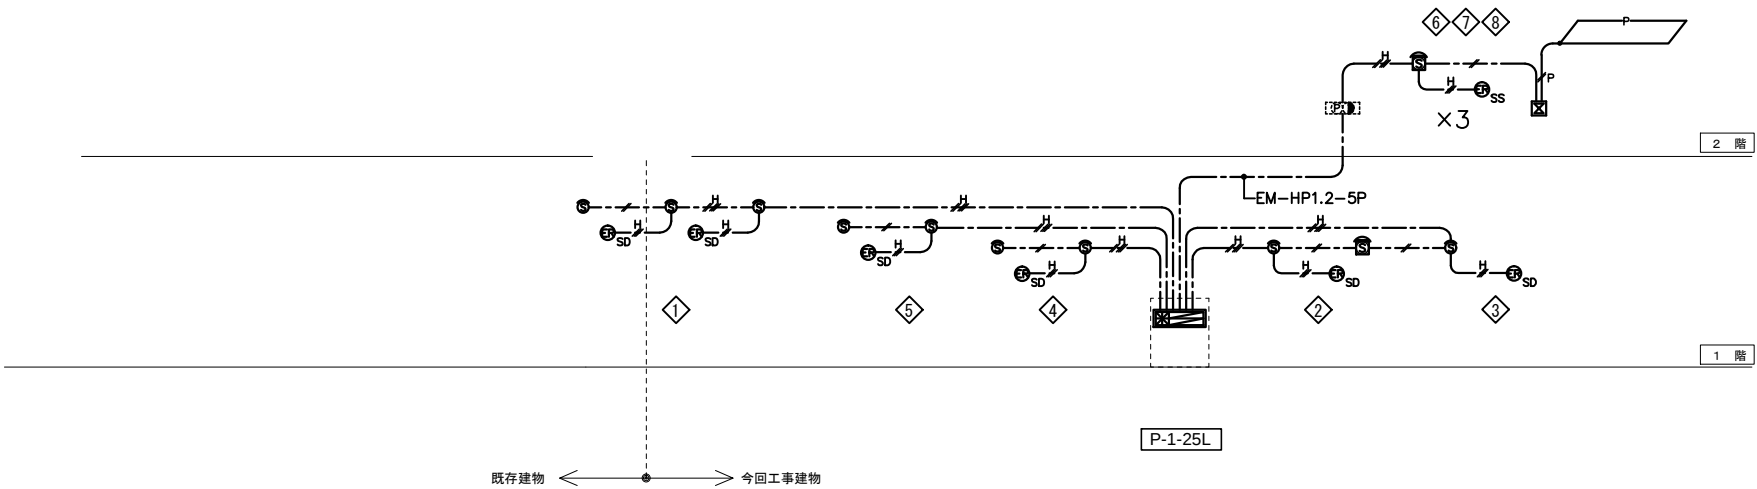

防排煙自動閉鎖設備系統図

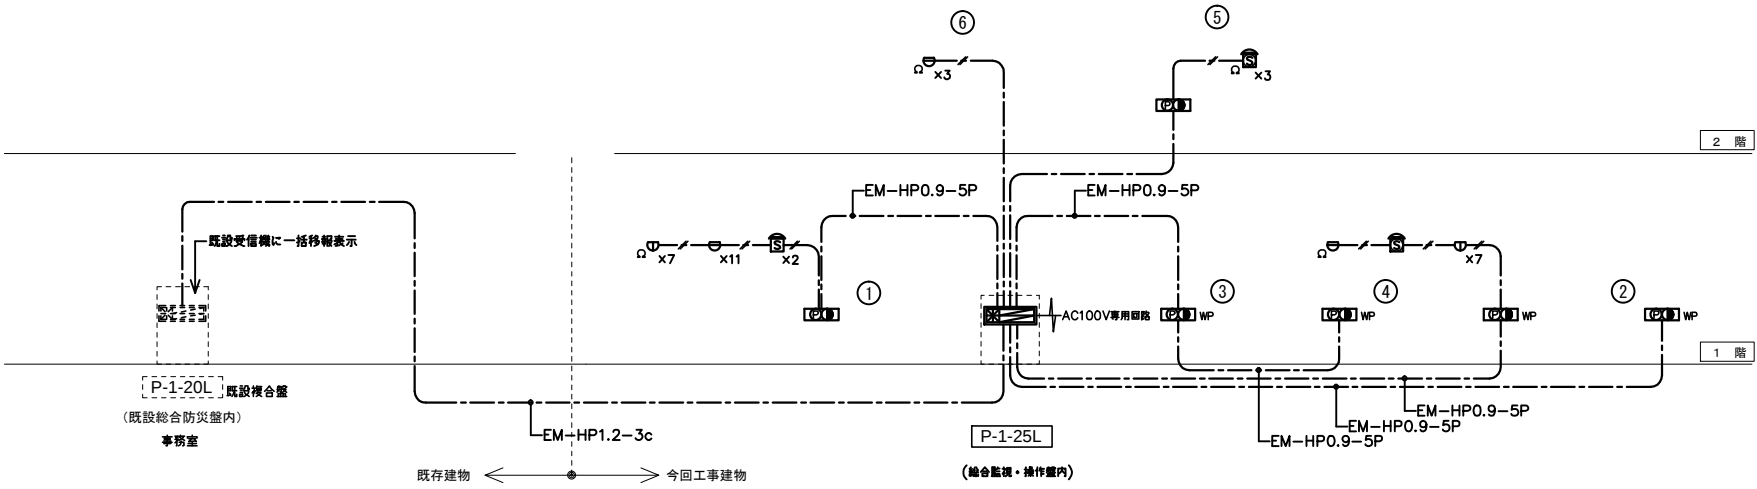

自動火災報知設備系統図


凡 例

< 自動火災報知, 防排煙自動閉鎖設備 >		
記 号	名 称	記 事
	受信機	P型1級複合盤25L 火報10L, 防排煙10L, 設備警報5L
	結合盤	専用型(縦埋込)
	結合盤	同上防滴型(露出SUS製Box)
	発信器	P型1級
	表示灯	LED 24v
	光電式スポット型煙感知器	2種 埋め込み型
	光電式スポット型煙感知器	2種, 3種 2信号 埋め込み型
	光電式スポット型煙感知器	3種 埋め込み型
	差動式スポット型熱感知器	2種 露出型
	定温式スポット型熱感知器	1種 70℃ 防水型
	差動式分布型熱感知器	2種 露出型収納ボックス共
	空気管	メッセージャー付
	終端抵抗	
	防火扉自動閉鎖装置	ラッチ式
	防火シャッター自動閉鎖装置	別途工事
	警戒区域番号	
	警戒区域境界	
	自動閉鎖器番号	

特記なき配管・配線は下記による。


- EM-AE0.9-2c
- EM-AE0.9-4c
- EM-HP1.2-3c
- EM-HP1.2-5c

※ ケーブル等防火区画貫通及び防火被覆貫通処理は、認定工法（別紙参照）にて行なう事。

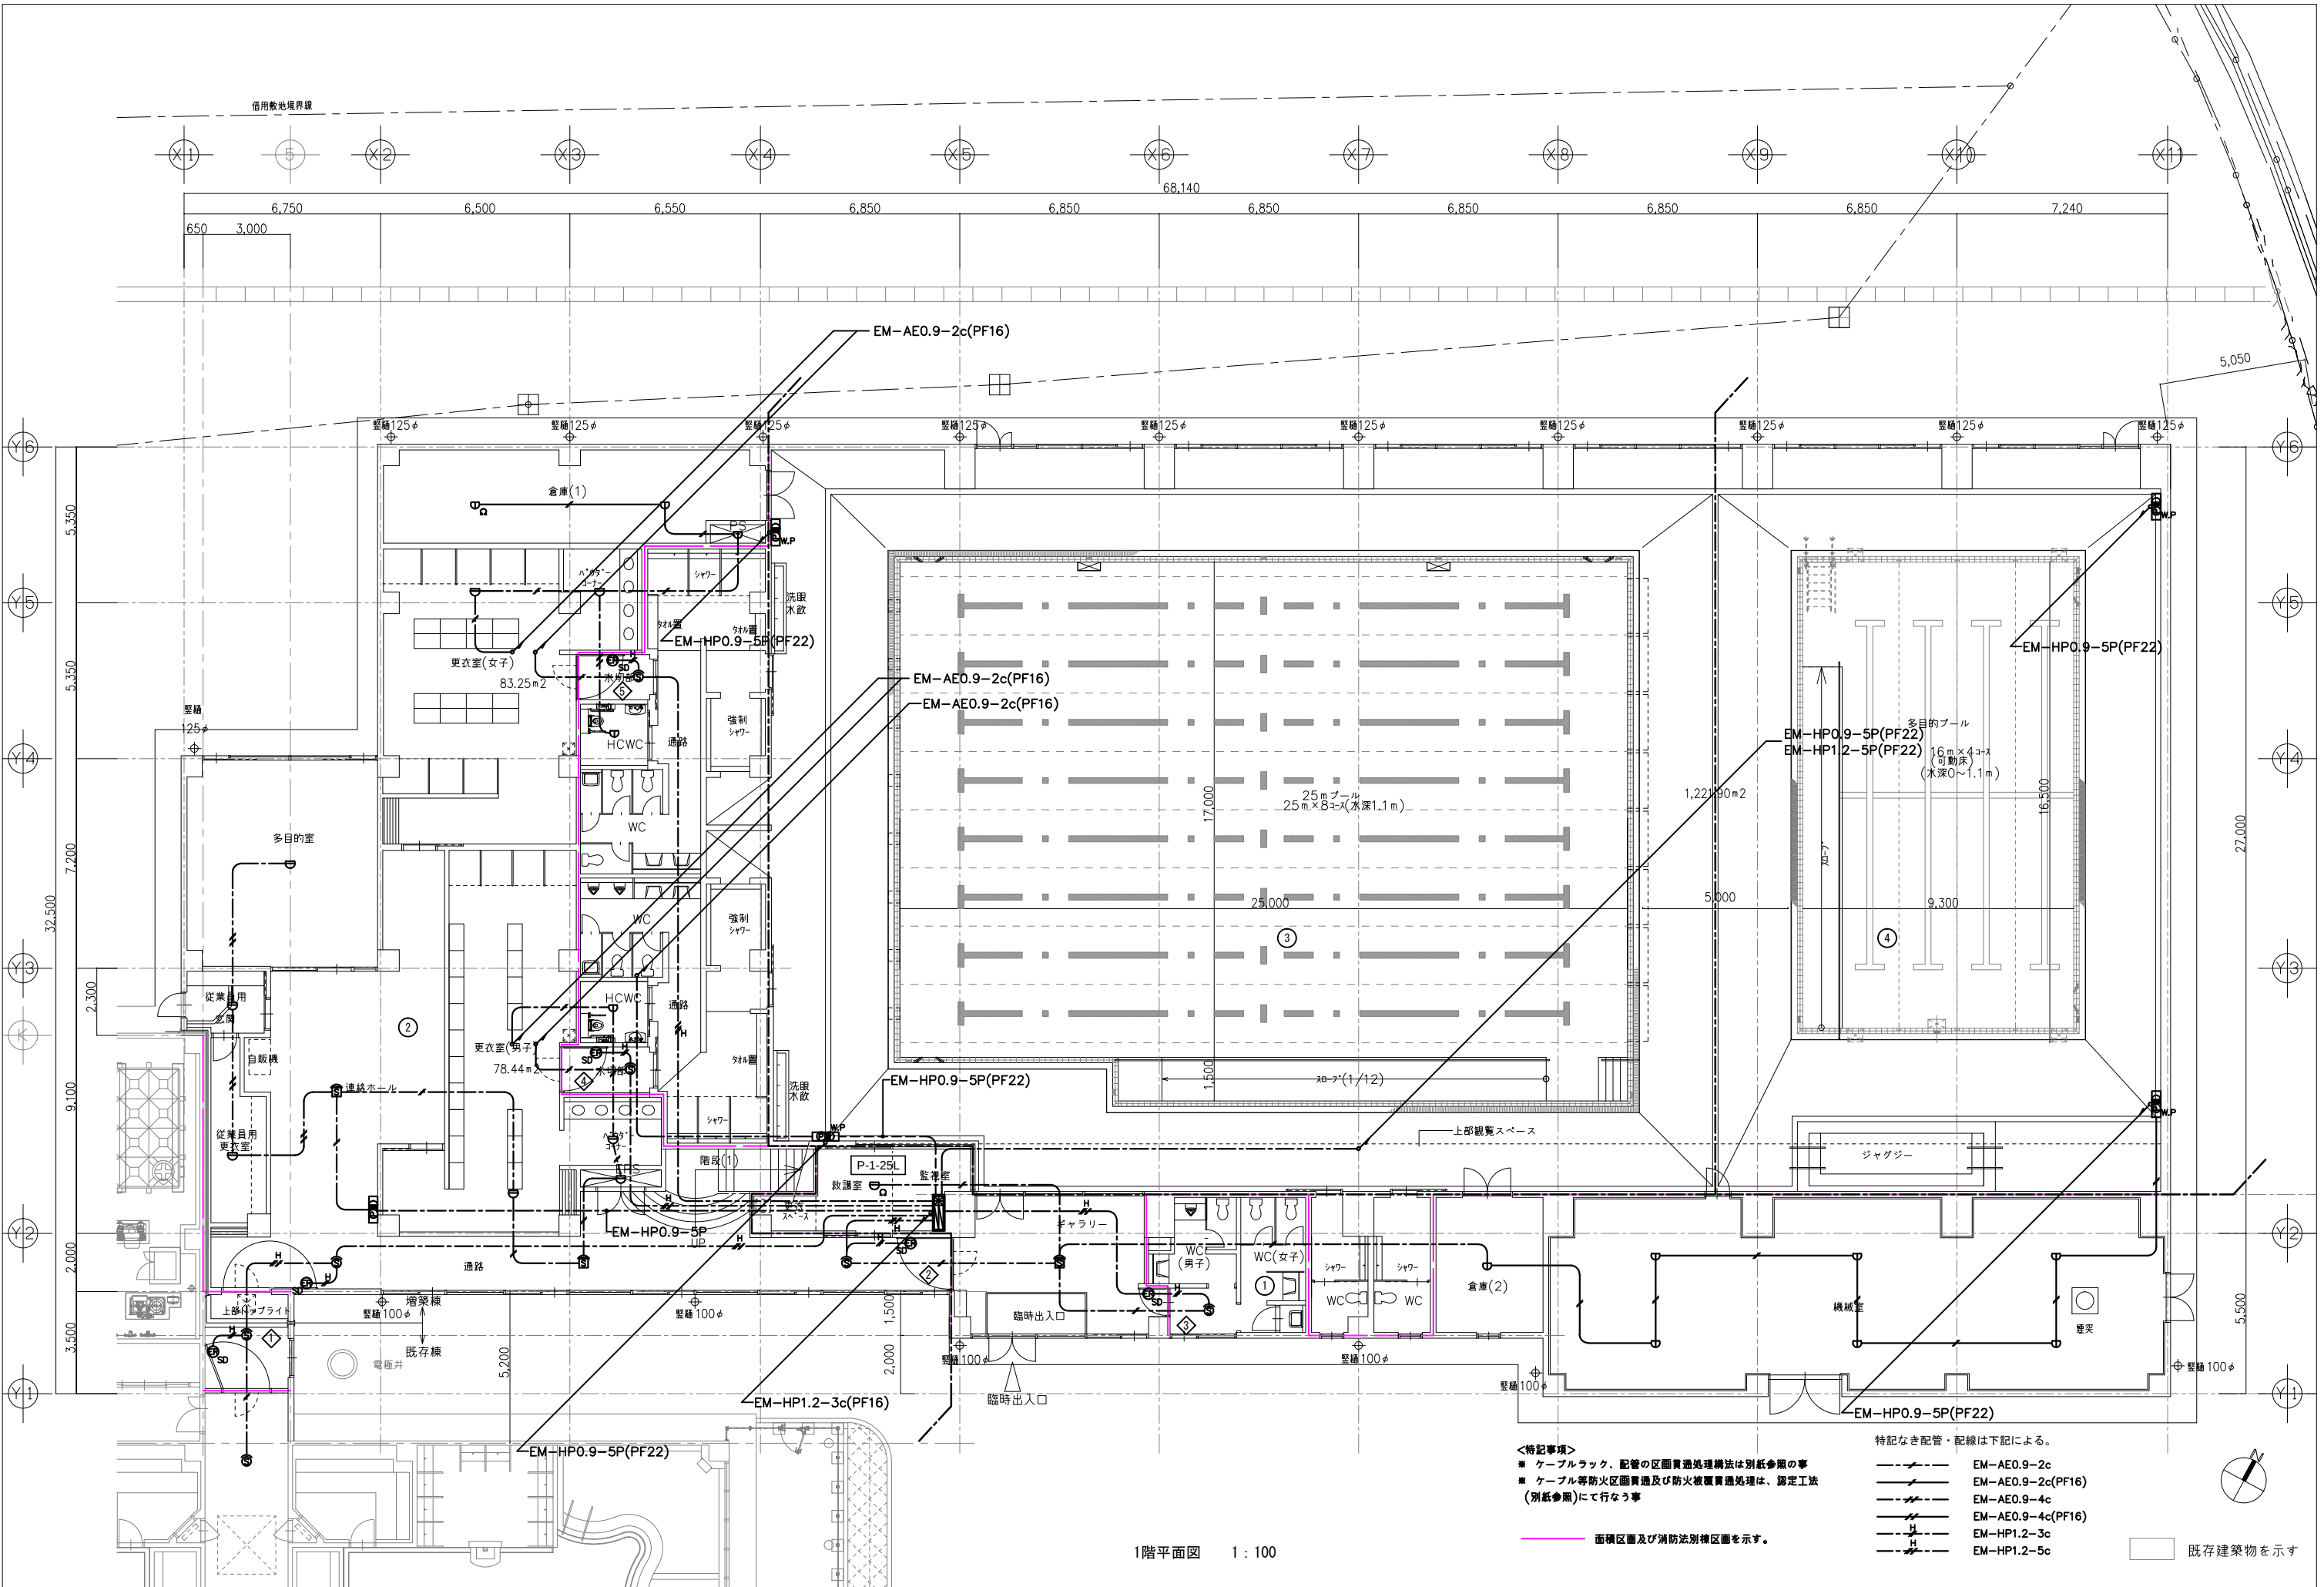

1階平面図 1:100

- <特記事項>
- ※ ケーブルラック、配管の区画貫通処理方法は別紙参照の事
 - ※ ケーブル等防火区画貫通及び防火被覆貫通処理は、認定工法（別紙参照）にて行なう事
- 面積区画及び消防法別棟区画を示す。
- 特記なき配管・記線は下記による。
- EM-AE0.9-2c
 - EM-AE0.9-2c(PF16)
 - EM-AE0.9-4c
 - EM-AE0.9-4c(PF16)
 - EM-HP1.2-3c
 - EM-HP1.2-5c
- 既存建築物を示す

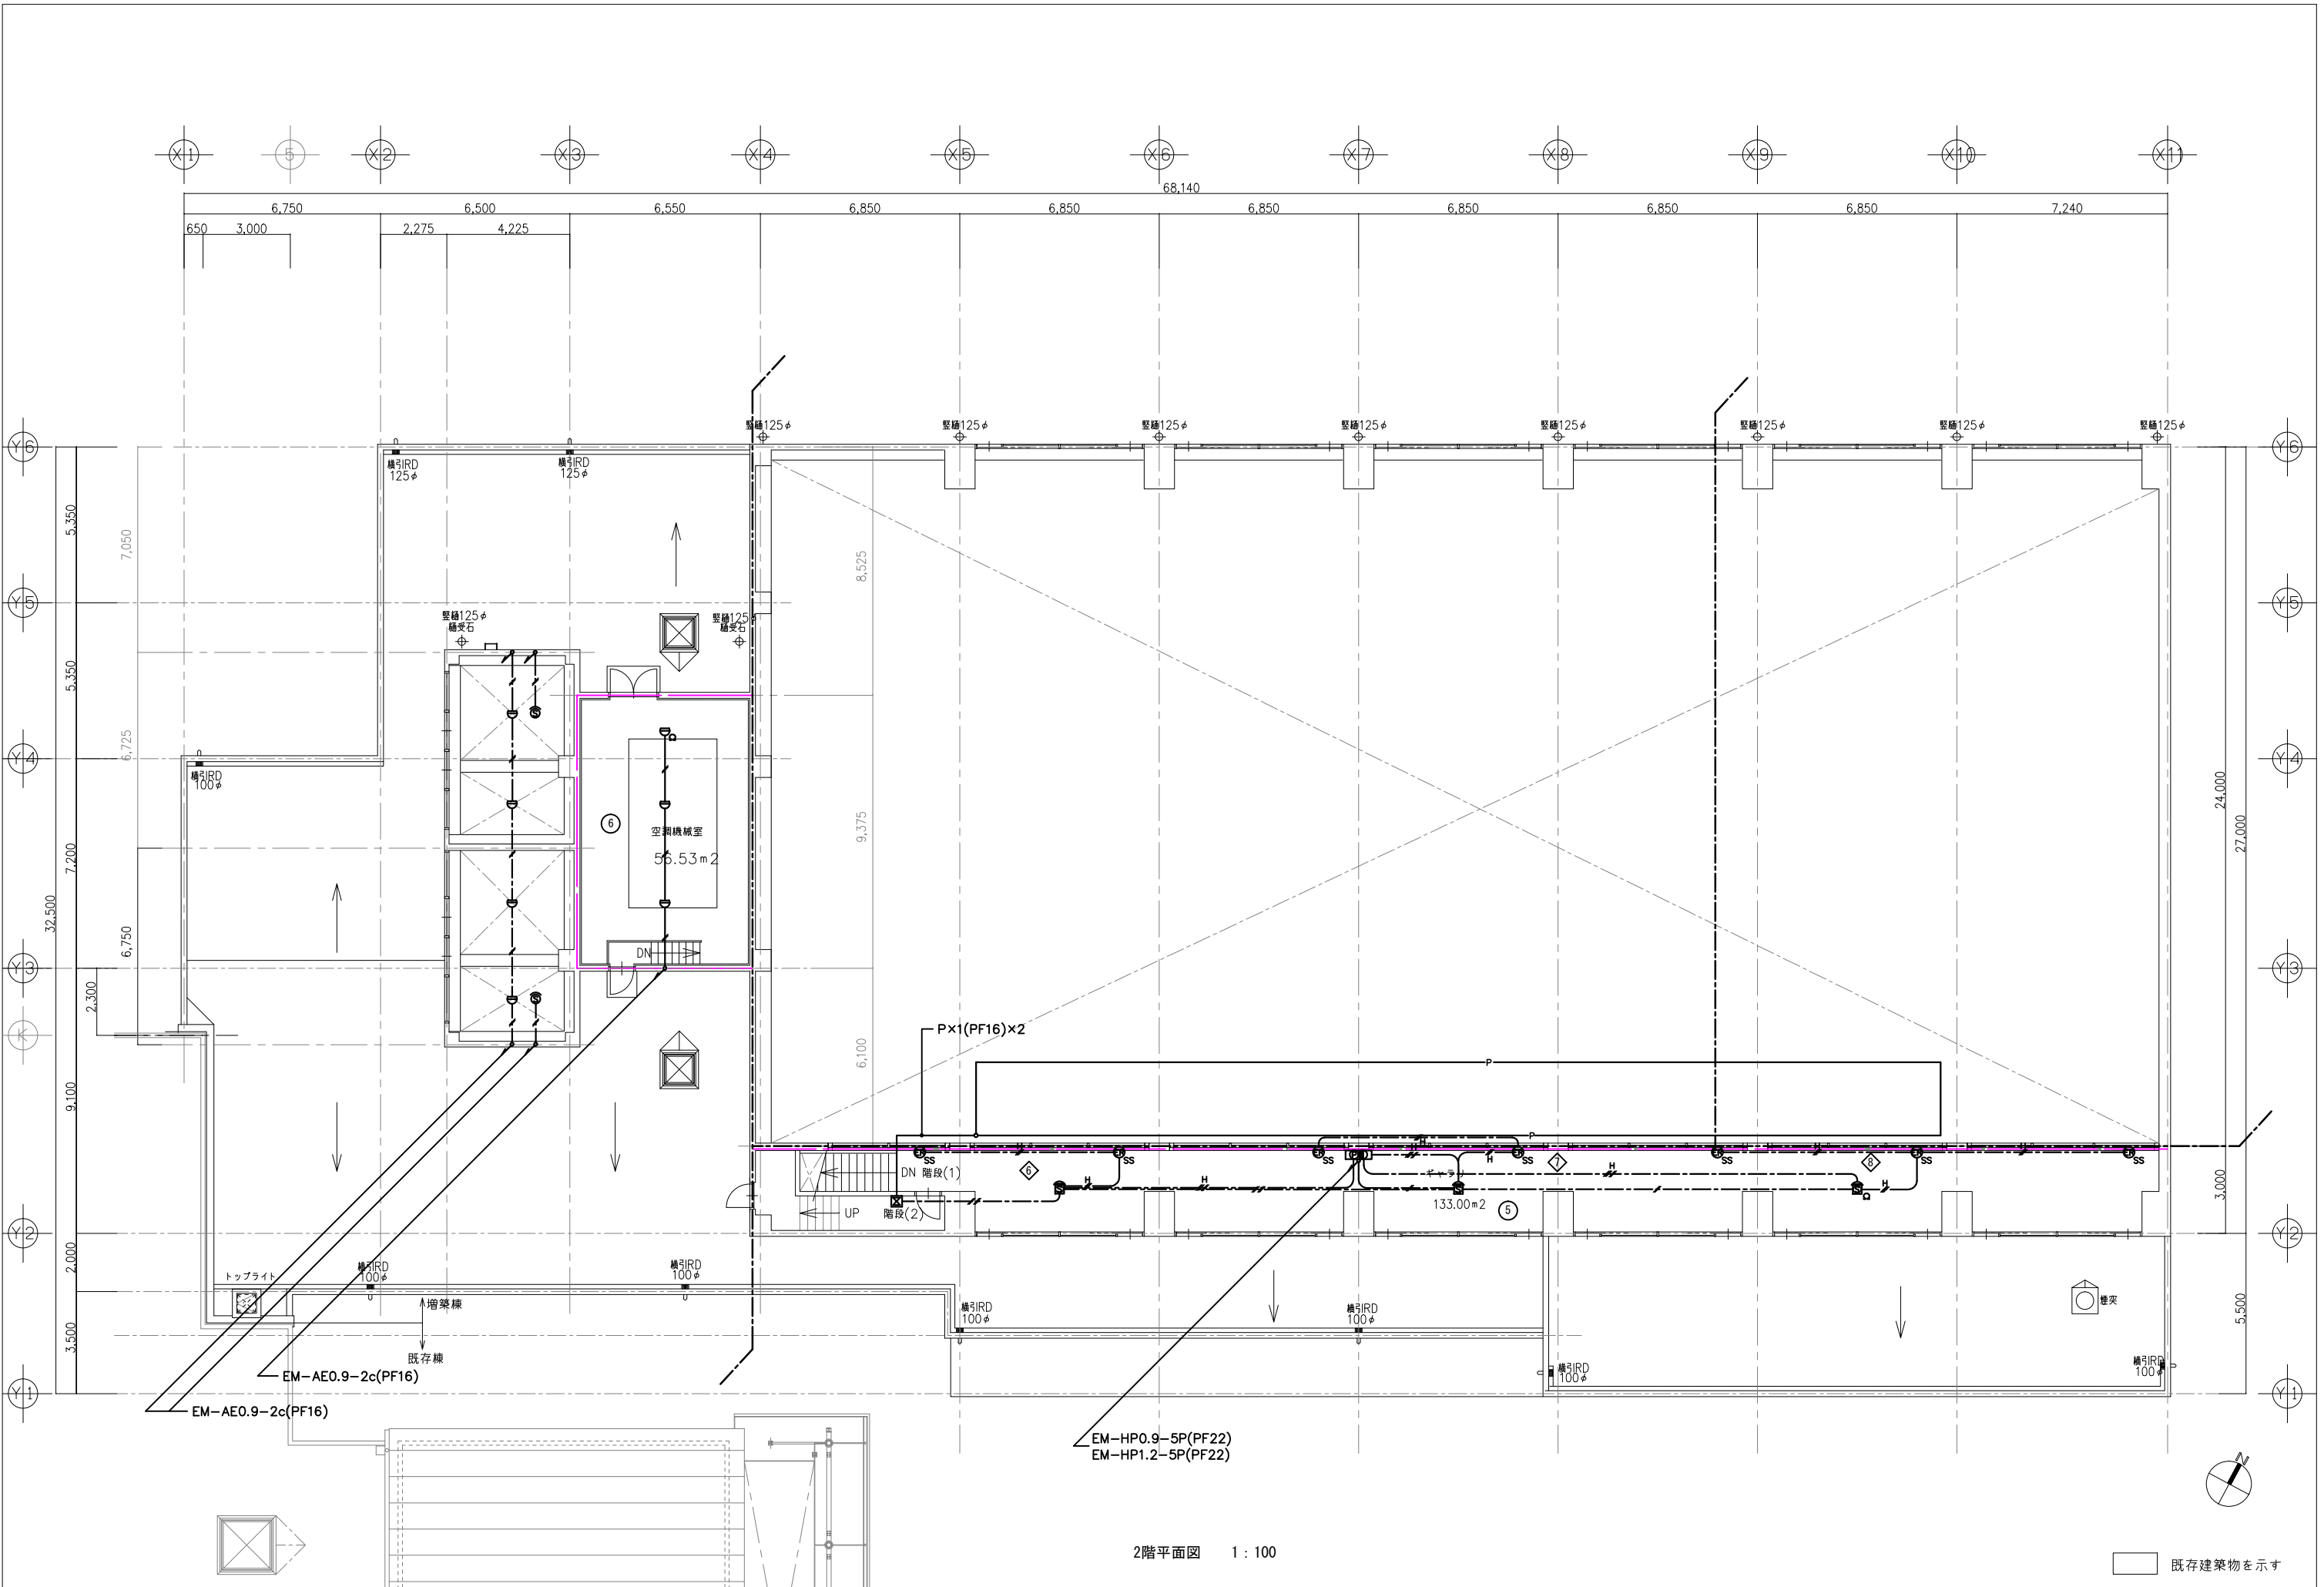

2階平面図 1 : 100

既存建築物を示す

楠山・横須賀建築関連業務特定共同企業体
一級建築士登録第228646 磯部 力啓

承認	設計	担当	縮尺	A1=1:100 A3=1:200	工事名称	糸魚川市健康づくりセンター屋内プール増築（電気設備）工事	No. E-26
			設計年月日		図面名称	自動火災報知、防排煙自動閉鎖設備2階平面図	