
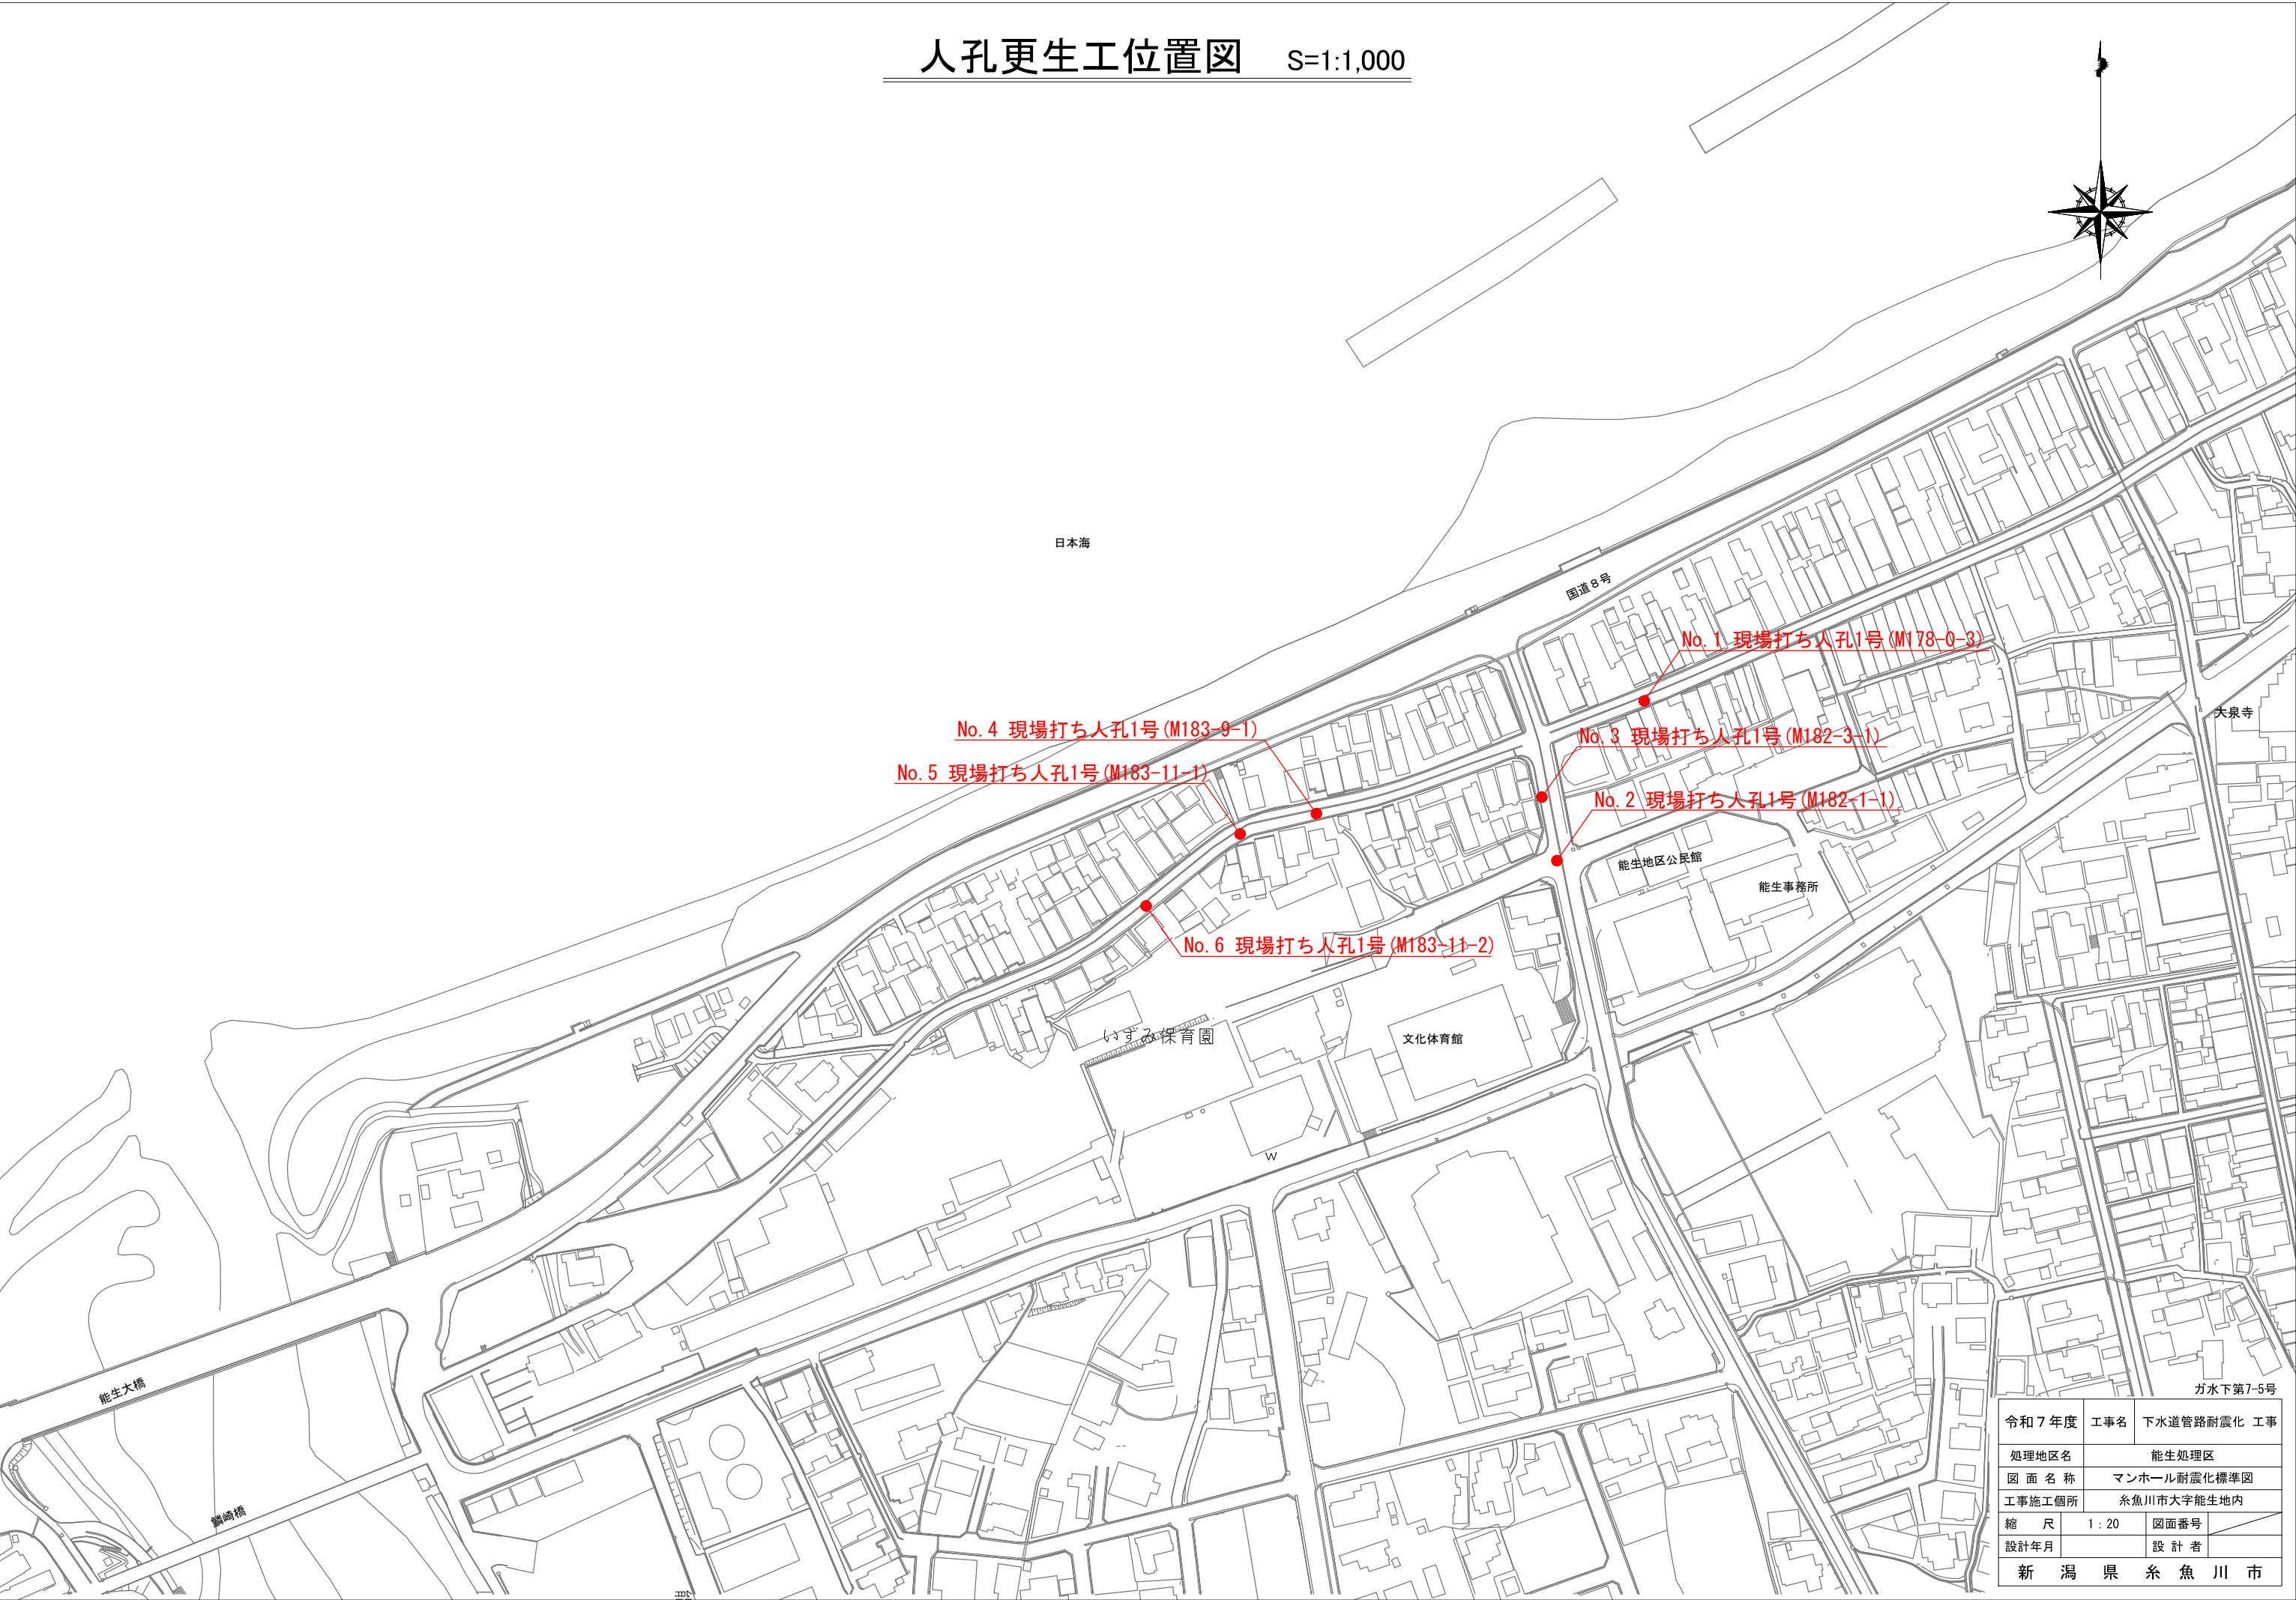


人孔更生工位置図 S=1:1,000

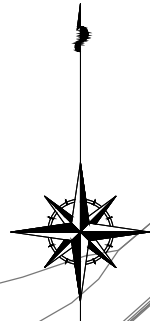


令和7年度	工事名	下水道管路耐震化 工事	
処理地区名	能生処理区		
図面名称	マンホール耐震化標準図		
工事施工箇所	糸魚川市大字能生地内		
縮 尺	1 : 20	図面番号	
設計年月		設 計 者	
新 潟 県 糸 魚 川 市			


1号現場打ちマンホール耐震化標準図

縮尺 1:20


平面図

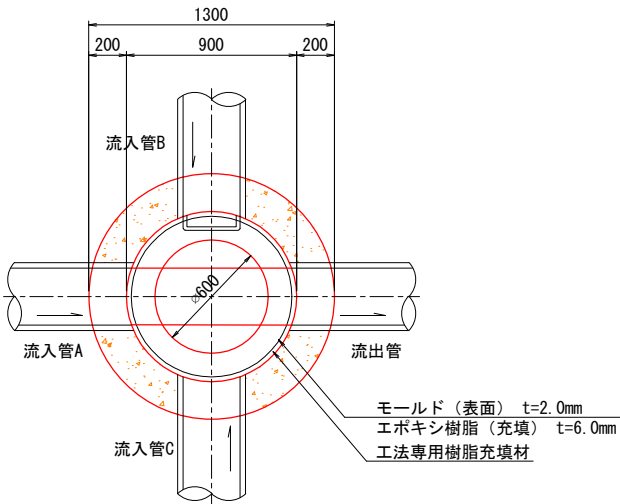

耐震化断面詳細図

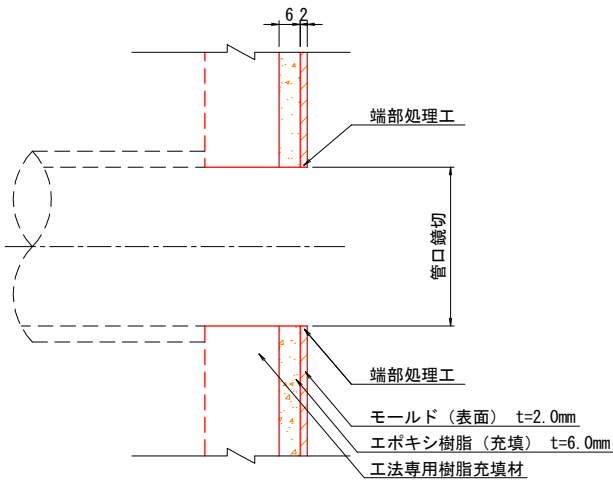

断面図

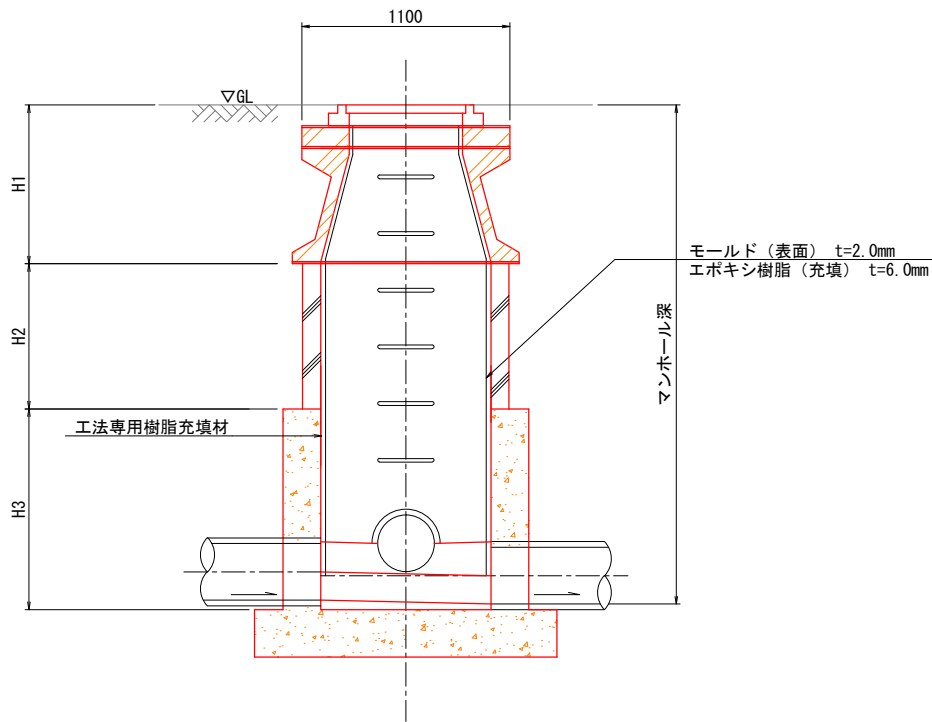

H1: 地盤高から斜壁まで
H2: 直壁(組立)
H3: 直壁(現場打ち)

外 VU
200 3.060

マンホール番号 【調査番号】	マンホール深 (m)	流出管 管種 管径 (mm)	地盤高 (m)	H1 (m)	H2 (m)	H3 (m)	流入管											
							A				B				C			
							管種 管径 (mm)	管底高 GL- (m)	副管管種 管径 (mm)	副管高 GL- (m)	管種 管径 (mm)	管底高 GL- (m)	副管管種 管径 (mm)	副管高 GL- (m)	管種 管径 (mm)	管底高 GL- (m)	副管管種 管径 (mm)	副管高 GL- (m)
M178-0-3 9009	3.800	VU 300	5.96	0.970	1.830	1.000	VU 300	3.790	—	—	—	—	—	—	—	—	—	—
M182-1-1 9026	3.530	VU 250	5.78	0.790	2.140	0.600	VU 250	3.430	—	—	VU 150	3.370	—	—	VU 150	1.250	外 VU 150	3.290
M182-3-1 9015	3.590	VU 250	5.73	0.850	2.140	0.600	VU 250	3.580	—	—	VU 200	3.450	—	—	—	—	—	—
M183-9-1 8867	3.120	VU 300	4.78	1.160	0.300	1.960	VU 300	3.110	—	—	VU 200	1.890	外 VU 150	2.910	—	—	—	—
M183-11-1 8866	2.860	VU 300	4.41	0.860	0.610	1.390	VU 300	2.850	—	—	VU 200	1.920	外 VU 150	2.690	—	—	—	—
M183-11-2 8865	2.230	VU 300	3.77	0.880	—	1.350	VU 300	2.230	—	—	—	—	—	—	—	—	—	—
M183-13-1 8864	1.790	VU 300	3.21	0.820	—	0.970	VU 300	1.790	—	—	—	—	—	—	—	—	—	—
M183-13-2 8863	1.840	VU 300	3.18	0.850	—	0.990	VU 300	1.820	—	—	—	—	—	—	—	—	—	—
M185-0-1 11053	2.090	VU 300	3.20	0.820	—	1.270	VU 300	1.930	—	—	VU 200	1.600	—	—	VU 200	1.470	外 VU 150	1.890
M185-0-2 11054	2.130	VU 300	3.13	0.840	—	1.290	VU 300	2.120	—	—	—	—	—	—	—	—	—	—
M185-0-3 11054	2.620	VU 300	3.48	0.820	1.220	0.580	VU 300	2.580	—	—	—	—	—	—	—	—	—	—
M186-3-1 11056	3.070	VU 350	3.86	0.730	1.220	1.120	VU 300	3.020	—	—	VU 300	2.920	—	—	VU 150	2.240	—	—

ガ水下第7-5号

令和7年度	工事名	下水道管路耐震化 工事	
処理地区名	能生処理区		
図面名称	マンホール耐震化標準図		
工事施工箇所	糸魚川市大字能生地内		
縮 尺	1 : 20	図面番号	
設計年月		設 計 者	
新 潟 県 糸 魚 川 市			