


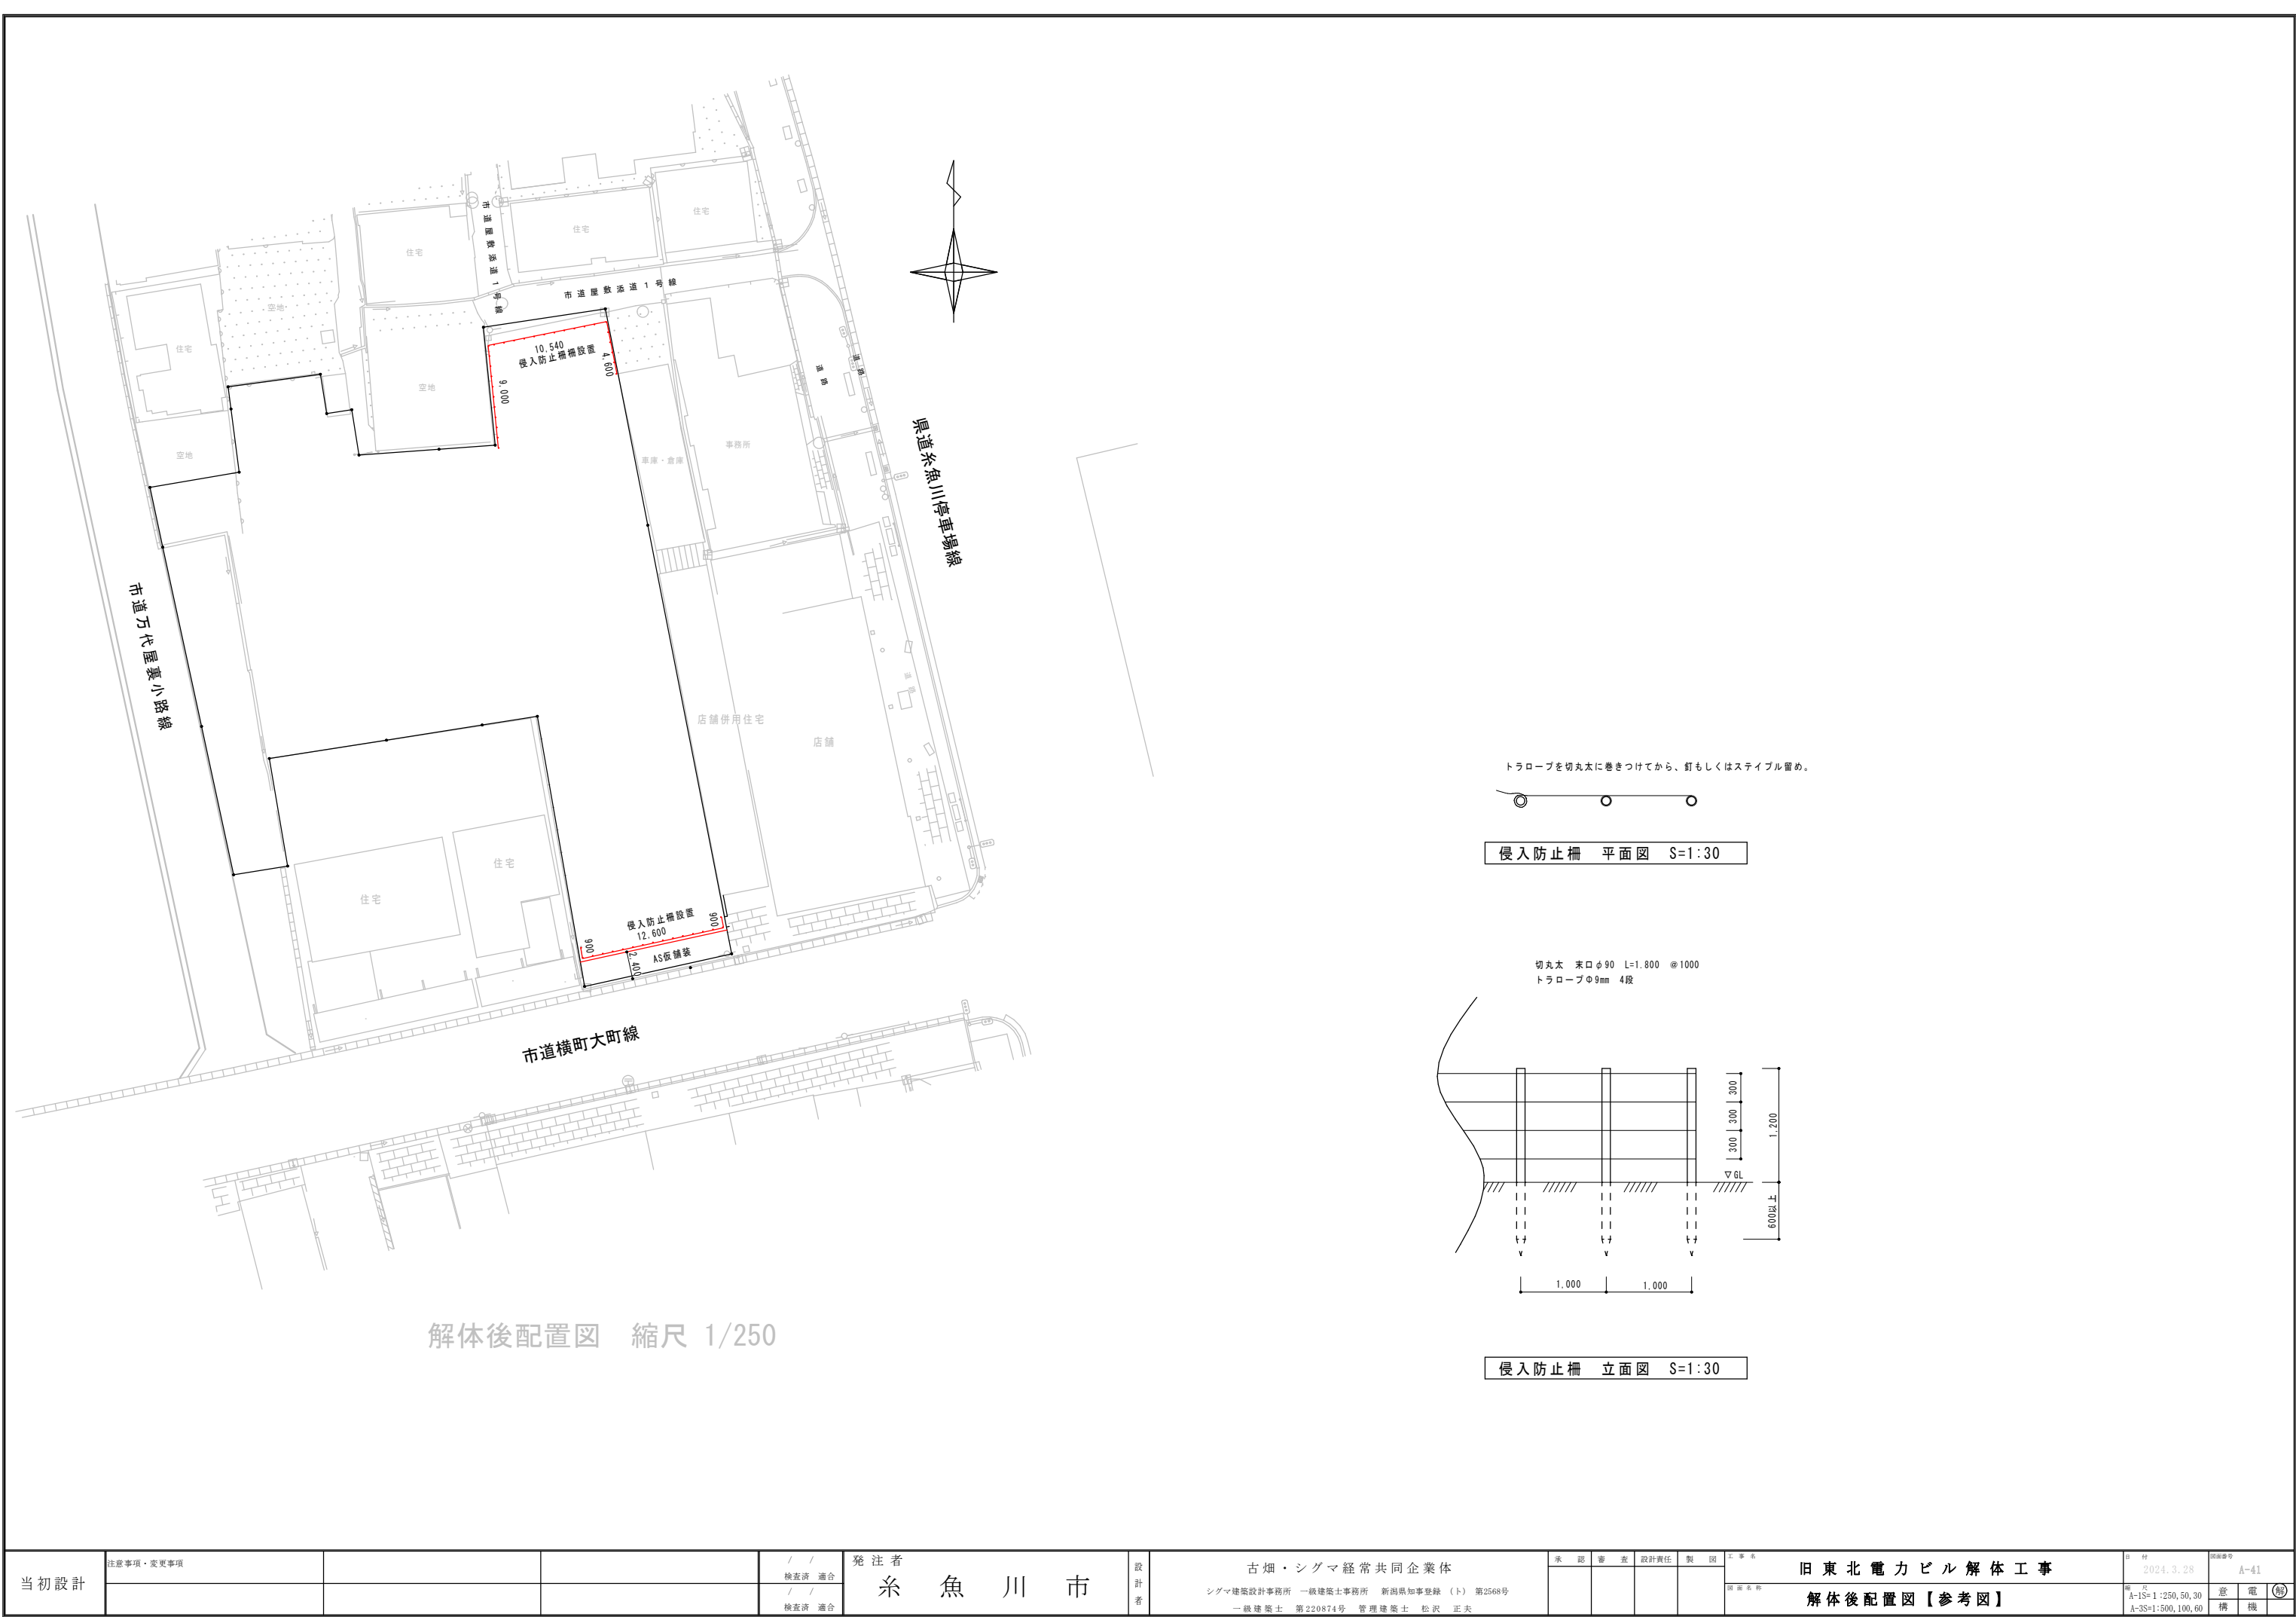


解体後配置図 縮尺 1/250

トラロープを切丸太に巻きつけてから、釘もしくはスティابل留め。



侵入防止柵 平面図 S=1:30

切丸太 末口φ90 L=1.800 @1000
トラロープφ9mm 4段

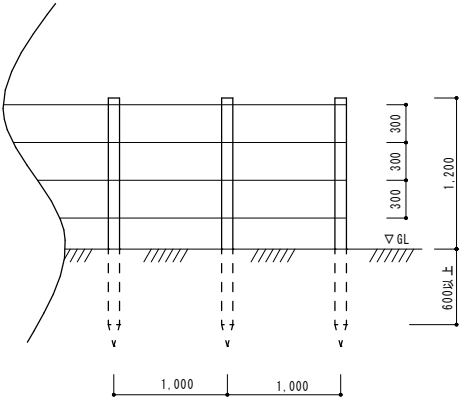

侵入防止柵 立面図 S=1:30

当初設計	注意事項・変更事項			/ / 検査済 適合	発注者 糸魚川市	設計者 古畑・シグマ経常共同企業体 シグマ建築設計事務所 一級建築士事務所 新潟県知事登録 (ト) 第2568号 一級建築士 第220874号 管理建築士 松沢 正夫	承認 審査 設計責任 製図	工事名 旧東北電力ビル解体工事 解体後配置図【参考図】	日付 2024.3.28	図面番号 A-41
				/ / 検査済 適合					縮尺 A-1S=1:250,50,30 A-3S=1:500,100,60	意電 構機